



Piano Nazionale di Ripresa e Resilienza (PNRR)
 M5 "Inclusione e Coesione" C1 "Politiche del Lavoro" Investimento 1.1 "Potenziamento dei Centri per l'impiego" in attuazione del Piano straordinario di potenziamento dei Centri per l'impiego e delle politiche attive del lavoro della Toscana

Agenzia Regionale Toscana per l'Impiego
 Via Vittorio Emanuele II, 62/64 - 50134 Firenze

OGGETTO: Lavori di manutenzione straordinaria ed efficientamento energetico della sede del Centro per l'Impiego di Figline Valdarno - via G. Garibaldi, 21 - Figline e Incisa Valdarno (FI).

PROGETTO ESECUTIVO




STATO DI FATTO:
 PIANTA PIANO TERRA CON IMPIANTO CDZ ESISTENTE
 DATA: Febbraio 2024 REV.02 SCALA: 1:50 09
 01_PE_CDZ_SF

R.U.P.	Arch. Gianluca Niccoli
PROG. OPERE EDILI:	Arch. Gianluca Niccoli
PROG. IMPIANTO TERMICO:	Ing. Dipalo Francesco
DIREZIONE LAVORI:	Ing. Dipalo Francesco
COORDINATORE SICUREZZA:	Ing. Dipalo Francesco
COLLABORATORI:	Per. Ind. Riccardo Benedetti Geom. Annalisa Dessi

LEGENDA DESTINAZIONI D'USO

- UFFICI 85,70mq e 74,41m
- BAGNO 18,72mq e 38,43m
- ARCHIVIO 16,91mq e 17,27m
- OPEN SPACE 35,36mq e 23,86m
- CORRIDOI-DIS. 23,68mq e 27,74m

PIANO PIANO TERRA scala 1:50
Stato di fatto

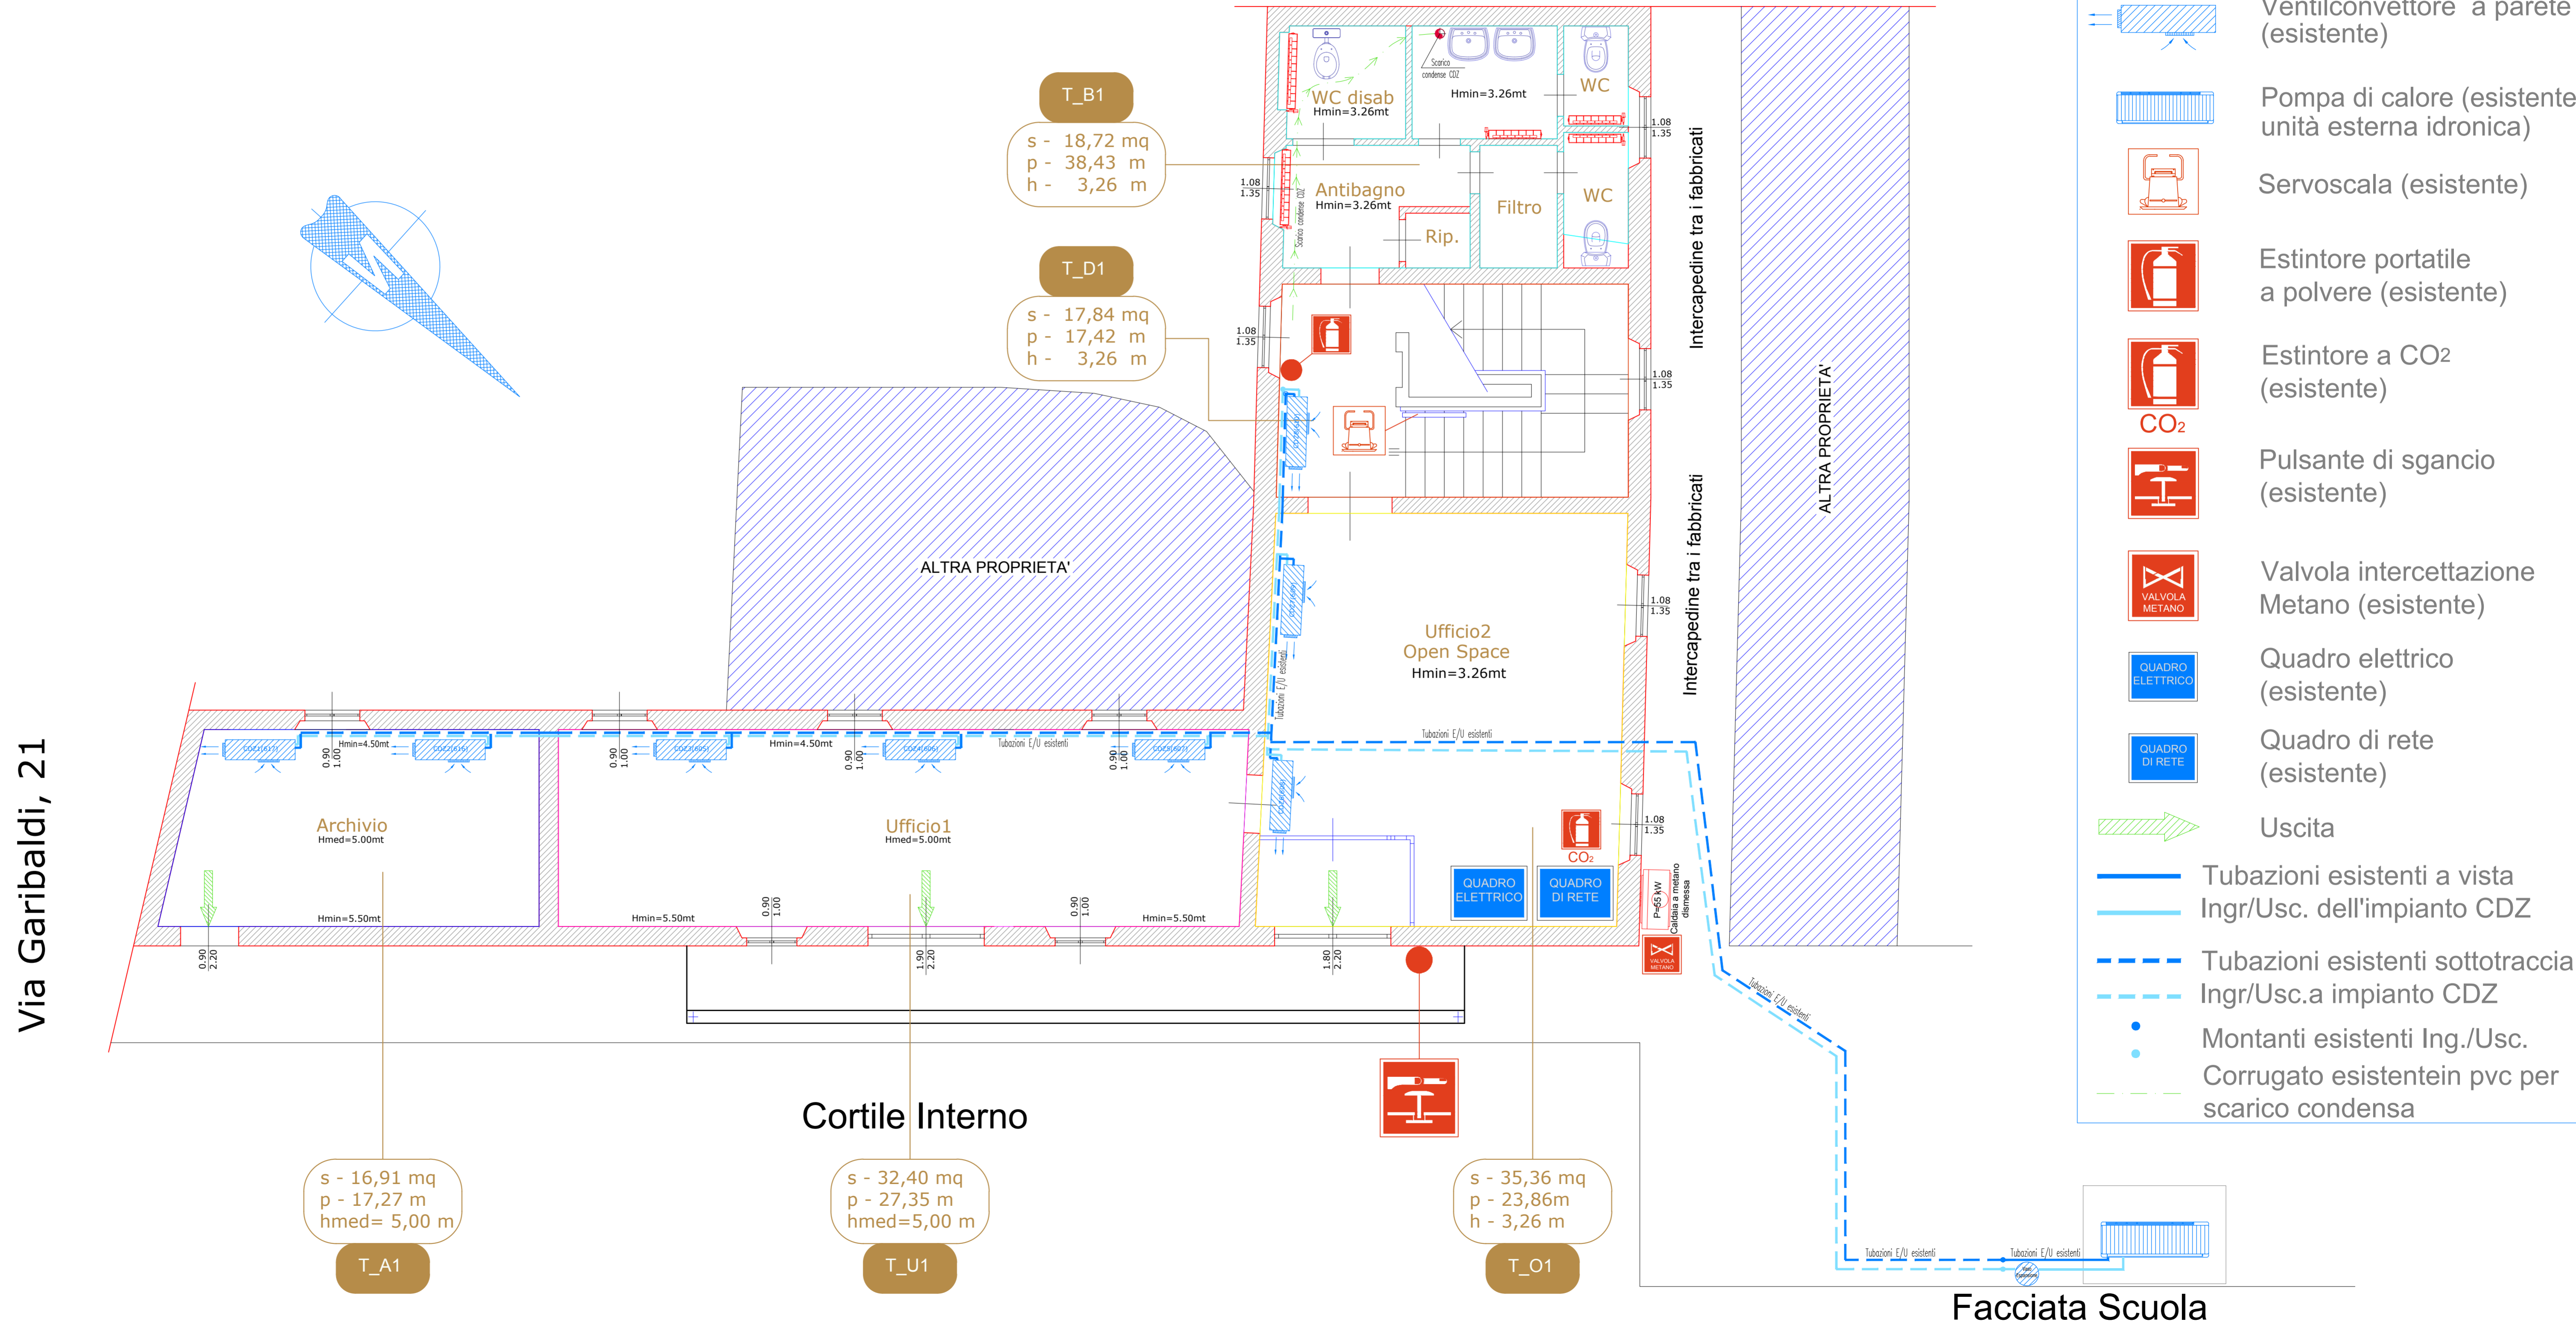

LEGENDA

- Caldaia Murale esistente dismessa da 55 kw
- Radiatori esistenti
- Ventilconvettore a parete (esistente)
- Pompa di calore (esistente unità esterna idronica)
- Servoscala (esistente)
- Estintore portatile a polvere (esistente)
- Estintore a CO2 (esistente)
- Pulsante di sgancio (esistente)
- Valvola intercettazione Metano (esistente)
- Quadro elettrico (esistente)
- Quadro di rete (esistente)
- Uscita
- Tubazioni esistenti a vista Ingr./Usc. dell'impianto CDZ
- Tubazioni esistenti sottotraccia Ingr./Usc.a impianto CDZ
- Montanti esistenti Ing./Usc. Corrugato esistente in pvc per scarico condensa